


PLANTA BAIXA - ESF DE MOCAJATUBA  
 ESC 1/100



PLANTA BAIXA - ESF DE MOCAJATUBA  
 ESC 1/100

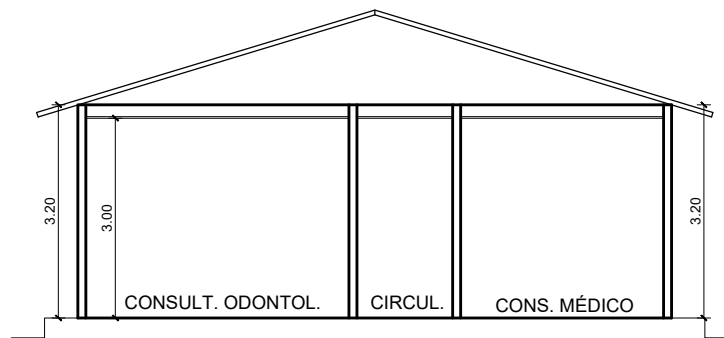

PROPONENTE: PREFEITURA MUNICIPAL DE COLARES  
 RESPONSÁVEL TÉCNICO:  
 ENG. CIVIL ELIAS FERREIRA SOEIRO - CREA PA: 1520404239  
 ASSUNTO: ESTRATÉGIA SAÚDE DA FAMÍLIA (ESF) DE MOCAJATUBA  
 LOCAL: COMUNIDADE DE MOCAJATUBA - ZONA RURAL - COLARES/PA

TÍTULO: REFORMA/MANUTENÇÃO  
 ESCALA: 1/100  
 ÁREA: 129,52m<sup>2</sup>  
 DATA: JANEIRO/2023  
 FRANQUIA: 01/02  
 PLANTA BAIXA/ELEVAÇÃO - EXISTENTE